


RZUT PIWNIC

skala 1:100

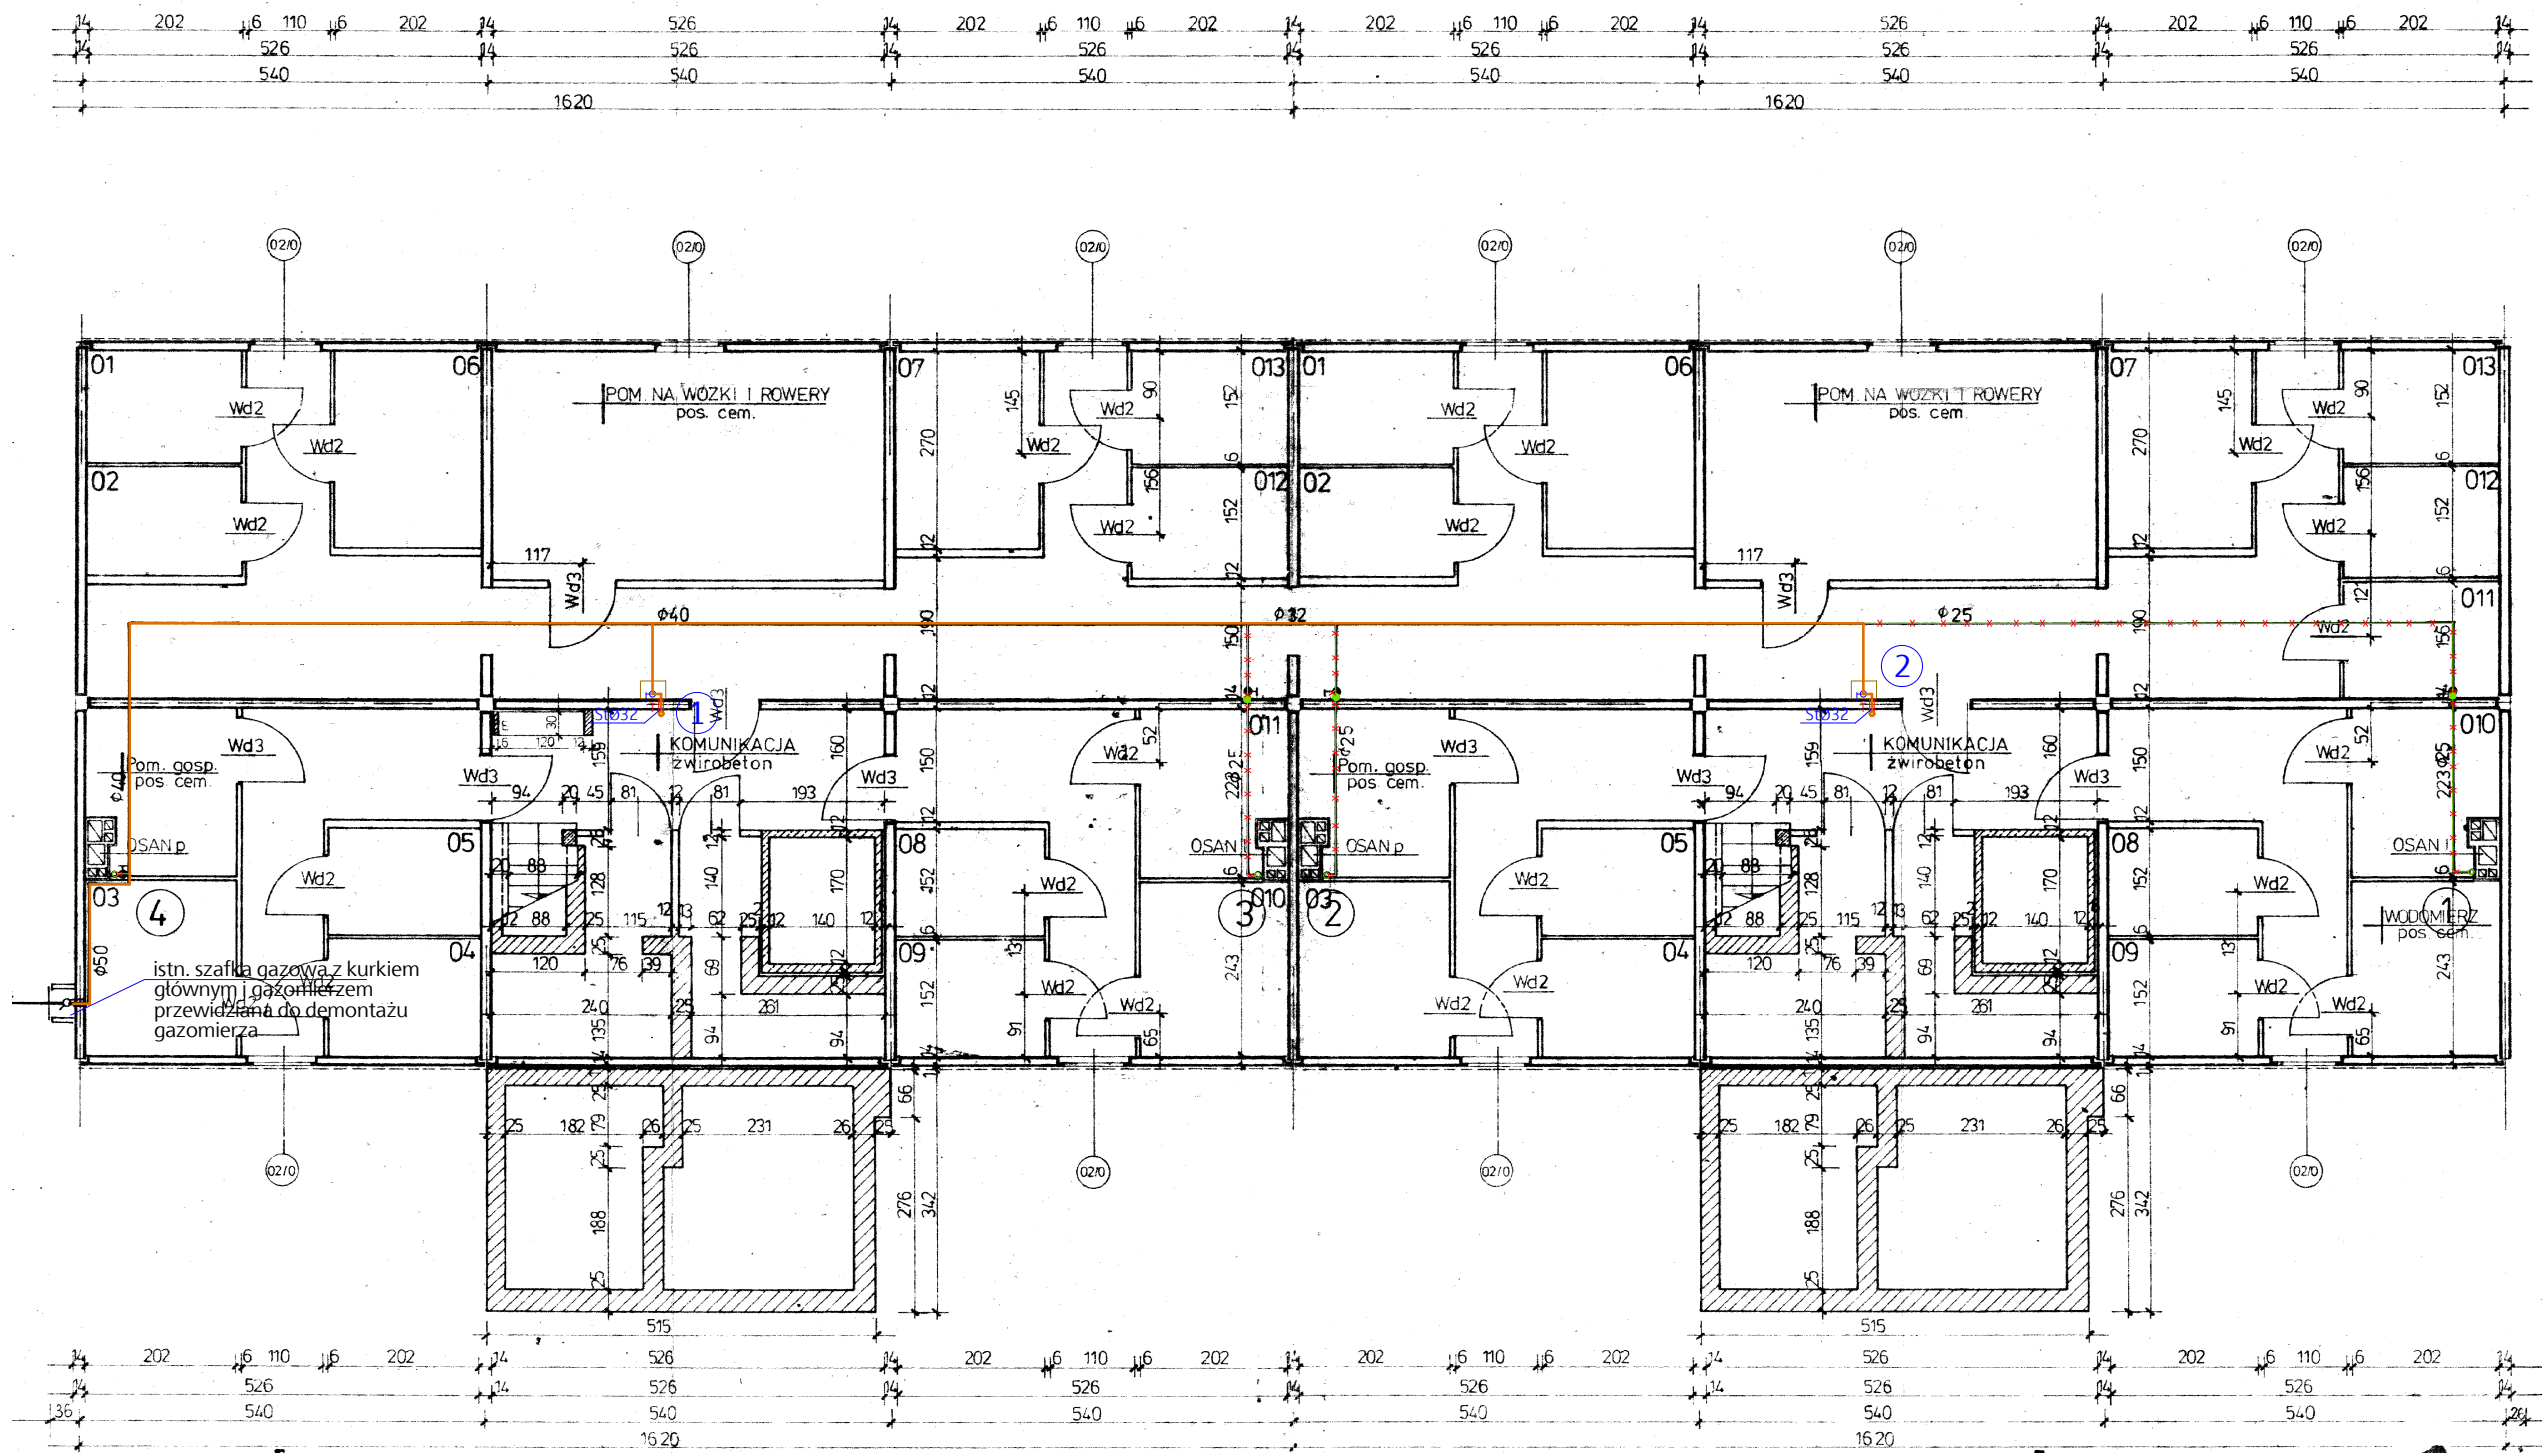

OZNACZENIA:

- 3 - oznaczenia pionu gazu
- instalacja gazu istniejąca
- instalacja gazu do likwidacji
- instalacja gazu projektowana
- tuleja ochronna

TEMAT OPRACOWANIA:		PROJEKT BUDOWLANY	
		ROZBIÓRKI I ROZBUDOWY WEWNĘTRZNEJ INSTALACJI GAZOWEJ ORAZ	
		BUDOWY KANAŁÓW WENTYLACYJNYCH NA KLATKACH SCHODOWYCH	
		BUDYNKU MIESZKALNEGO WIELORODZINNEGO	
JEDNOSTKA PROJEKTOWA:	PRACOWNIA PROJEKTOWO - USŁUGOWA	THERMODESIGN	
	ul. Wyzwolenia 27, 20-368 Lublin		
	tel. 603.648.348, e-mail: pracownia.td@op.pl		
INWESTOR:	Spółdzielnia Mieszkaniowa "CZUBY"	LOKALIZACJA:	dz. nr ew. 33/25
	20-538 Lublin, ul. Watykańska 6		obr. ew. 30
			20-532 Lublin, ul. Gościńska 13
TEMAT RYSUNKU:	RZUT PIWNIC		NR RYS. is02
PROJEKTANT w specjalności instalacyjnej w zakresie sieci, instalacji i urządzeń cieplnych, wentylacyjnych, gazowych, wodociągowych i kanalizacyjnych mgr inż. Tomasz Drzewicki LUB/0052/P00S/08	PODPIS:		SKALA: 1:100
SPRAWDZAJĄCY w specjalności instalacyjnej w zakresie sieci, instalacji i urządzeń cieplnych, wentylacyjnych, gazowych, wodociągowych i kanalizacyjnych inż. Albert Dragan LUB/0171/PW0S/05	PODPIS:		DATA: 2022 08 stycznia